
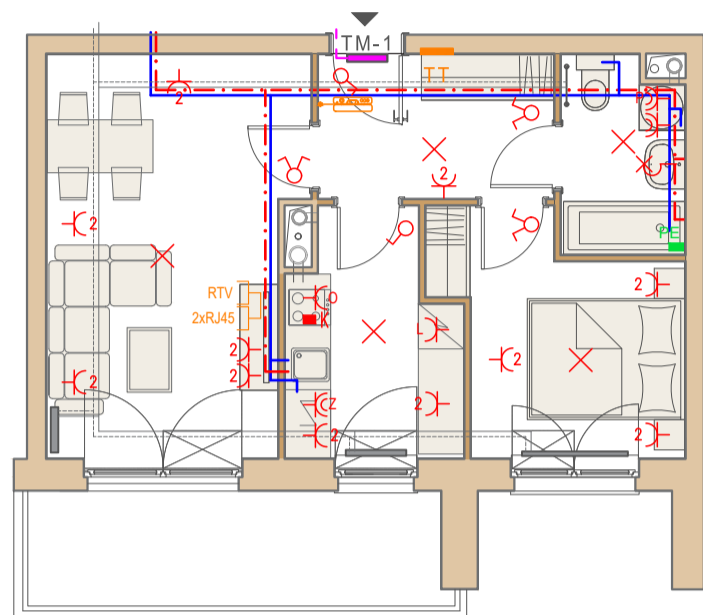


Przykładowa aranżacja

Przebieg instalacji

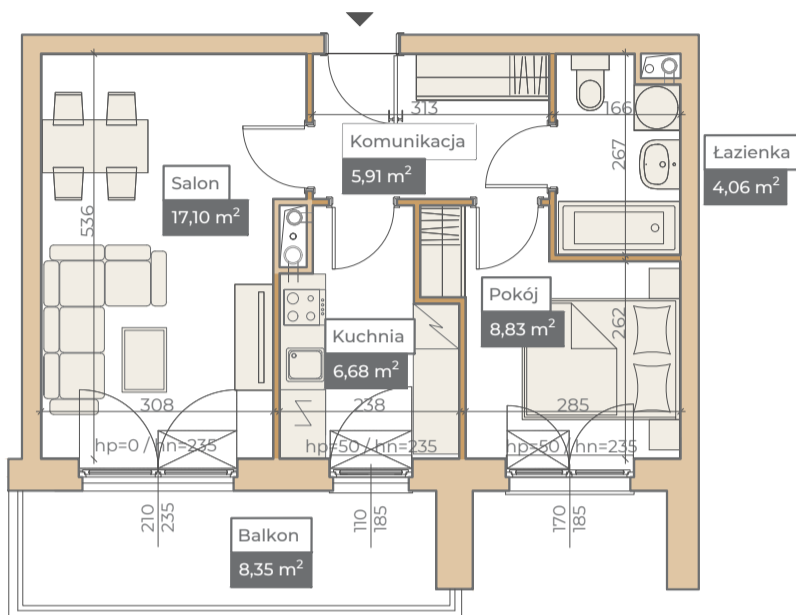


0 5m


SKALA 1:100



Sytuacja

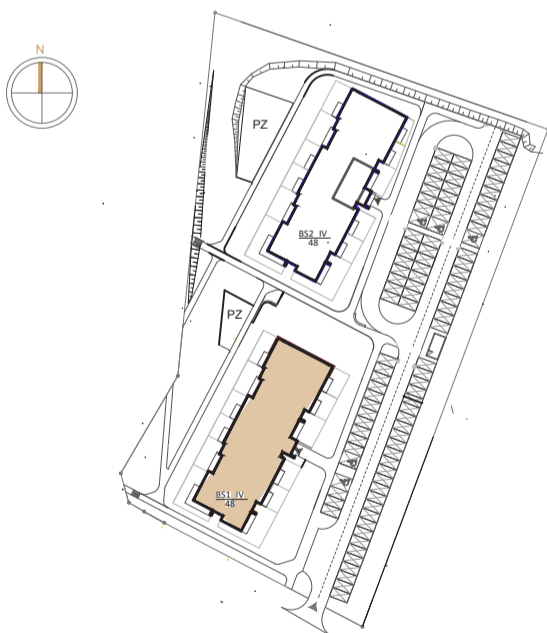

Rzut kondygnacji

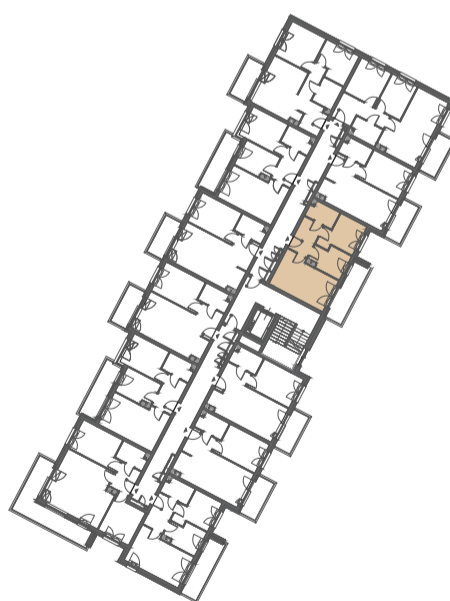

Legenda

	CENTRALNE OGRZEWANIE
	CIEPŁA WODA
	ZIMNA WODA
	GNIAZDA TELETECHNICZNE
	INSTALACJE ELEKTRYCZNE
	ELEKTRYCZNA TABLICA MIESZKANIOWA
	TECHNICZNA SKRZYNIKA MULTIMEDIALNA
	DOMOFON